


**01 PLANTA BAIXA**  
ESCALA: 1/100

163  
000


REGISTRAÇÃO Nº 163

PREFEITURA MUNICIPAL DE ITAIPAVA  
ACADEMIA DA SAÚDE - PÓLO NA MODALIDADE AMPLIADA  
PROJETO: PLANTA BAIXA  
PROJETA: 01/06  
DATA: MAIO / 2013  
LOCAL: João Paulo


- ESPECIFICAÇÃO DE MATERIAIS**
- PISO
    - 01 - CERÂMICA ESMALTADA 30 x 30 cm
    - 02 - PISO INDUSTRIAL C/ JUNTAS A CADA 1x1m
    - 03 - GRAMA
  - FORRO / COBERTA
    - 01 - SEM COBERTA
    - 02 - ESTRUTURA DE MADEIRA C/ TELHA COLONIAL
    - 03 - LAJE P.M
  - PARADE
    - 01 - PINTURA COM TINTA LATEX
    - 02 - CERÂMICA ESMALTADA 30 x 30 cm
  - ESPECIFICAÇÃO DE ESQUADRIAS
    - PORTÃO DE FERRO
      - PF1 - 0,80x2,50m
  - PORTA TIPO FICHA
    - P1 - 0,80x2,10m
    - P2 - 0,80x1,50m
  - COMBOGOS
    - C1 - 0,50x0,50m
    - C2 - 1,50x1,00m
    - C3 - 2,50x4,00m (CAXILHO)
  - PILAR
    - Pp - PILAR APOIO COBERTA (30x30cm)

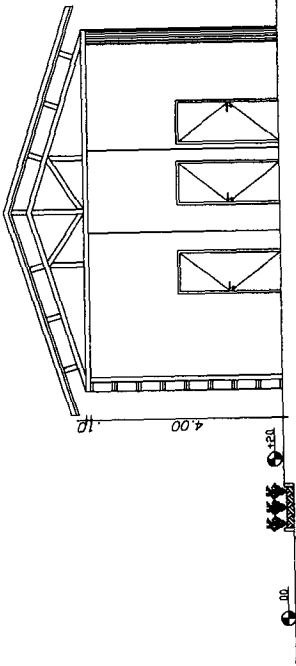

**01 CORTE AB**  
ESCALA: 1/100

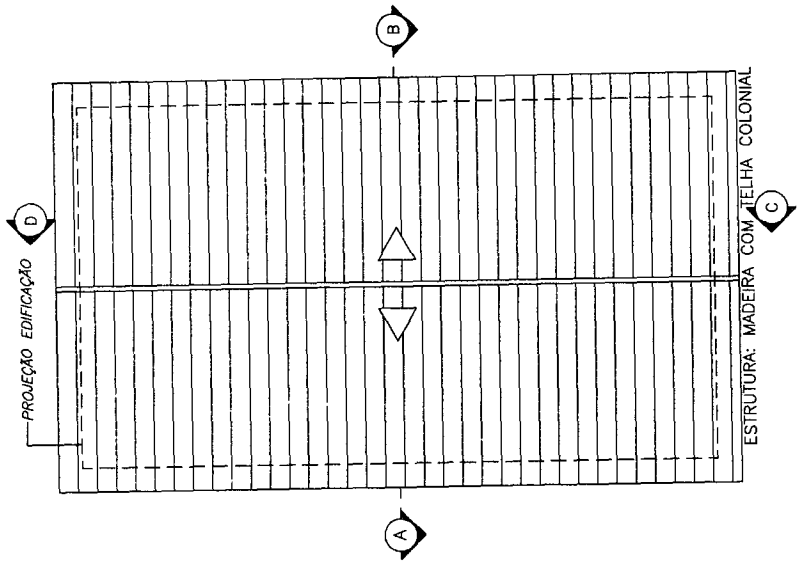

**03 COBERTA VIVÊNCIA**  
ESCALA: 1/100

 


**02 CORTE CD**  
ESCALA: 1/100

*Reginaldo Cavalcante de Oliveira*  
Engenheiro Civil RNP 0607877502  
CPF: 460.901.423-87




PREFEITURA MUNICIPAL DE ITAITINGA / CE	
PROJ.:	ACADEMIA DA SAÚDE - PÓLO NA MODALIDADE AMPLIADA
CONT.:	CORTE AB
PROJ.:	02 / 06
COBERTA:	ÁREA DE VIVÊNCIA
ÁREA:	620,00m <sup>2</sup>
ESCALA:	1/100
DATA:	MAIO / 2013
DESENHO:	João Paulo

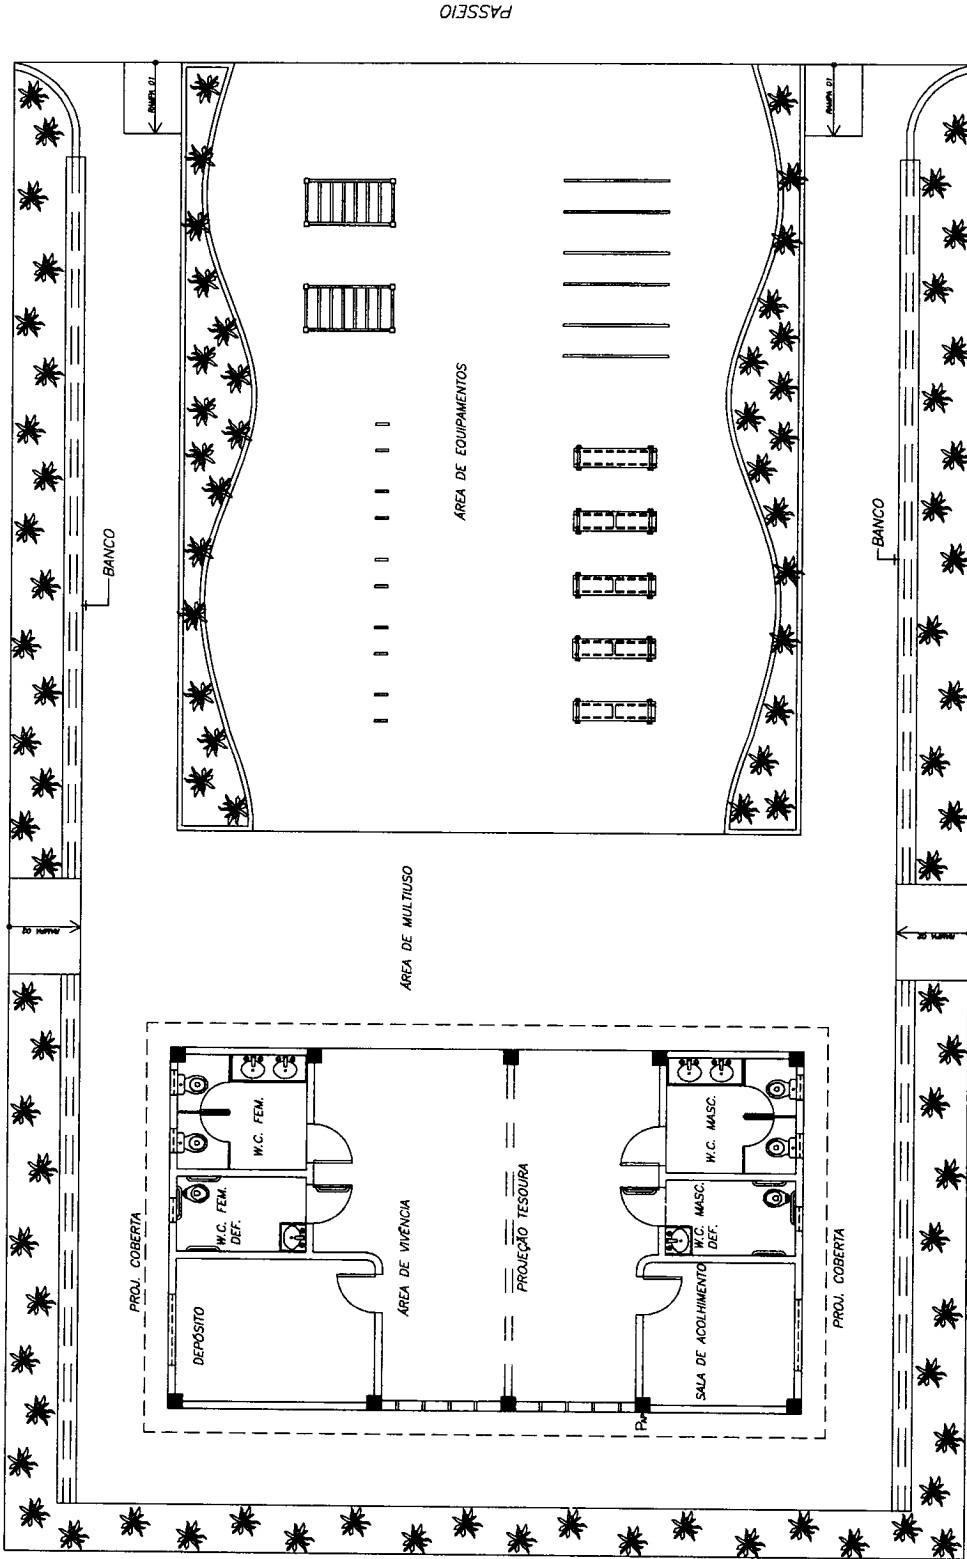


**01** PLANTA BAIXA - LAYOUT  
ESCALA: 1/100

*Reginaldo Cavalcante de Oliveira*  
Engenheiro Civil RNP 0607877502  
CPF: 460.901.423-87


PREFEITURA MUNICIPAL DE ITAITINGA / CE	
ORÇ: ACADEMIA DA SAÚDE - PÓLO NA MODALIDADE AMPLIADA	PROJ: 03/06
CONTR: 01. PLANTA BAIXA - LAYOUT	
ÁREA: 620,00m <sup>2</sup>	ESCALA: 1/100
DATA: MAIO / 2013	DESENHO: João Paulo

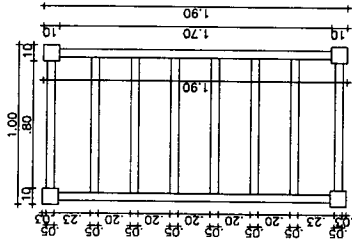


**01** ESCADA HORIZONTAL  
ESCALA 1/30

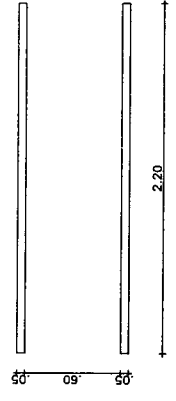


**01** BARRA PARALELA  
ESCALA 1/30

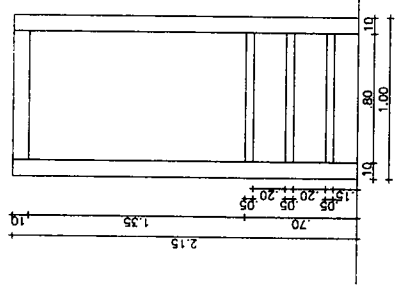


**02** VISTA LATERAL  
ESCALA 1/30

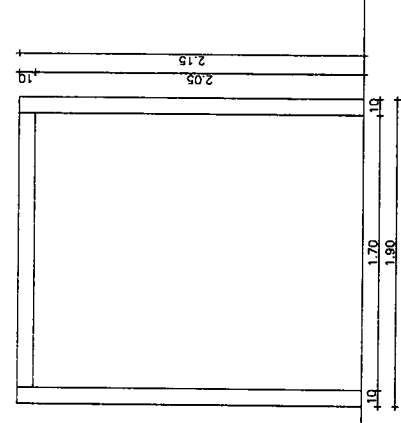


**03** VISTA FRONTAL  
ESCALA 1/30

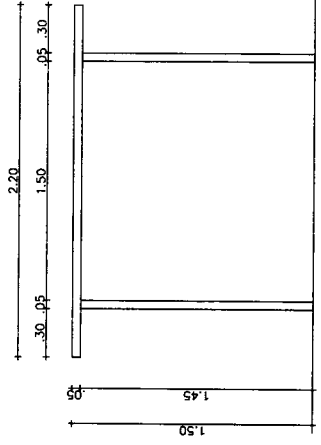

**02** VISTA LATERAL  
ESCALA 1/30

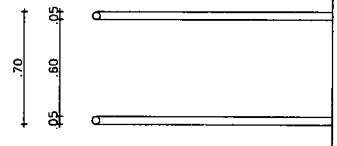


**03** VISTA FRONTAL  
ESCALA 1/30

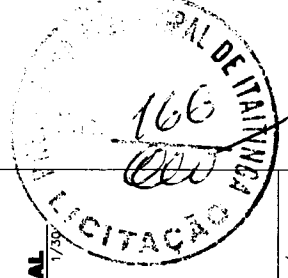


*Reginaldo Caspary de Oliveira*  
Engenheiro Civil RNP 0607877502  
CPF: 460.901.423-87


PREFEITURA MUNICIPAL DE ITAITINGA / CE	
OBJETO:	ACADEMIA DA SAUDE - PÓLO NA MODALIDADE AMPLIADA
CONTIDO:	01. DETALHE ESCADA HORIZONTAL 02. BARRA PARALELA
PREÇO:	04/06
ÁREA:	620,00m <sup>2</sup>
DATA:	MAIO / 2013
PROJETA:	João Paulo

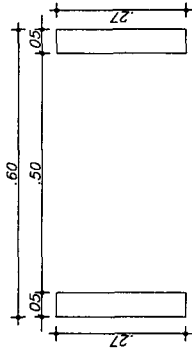


**01 FLEXORES DE BRAÇOS**  
ESCALA 1/10

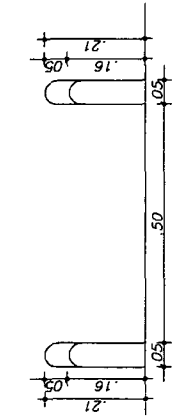


**03 VISTA FRONTAL**  
ESCALA 1/10

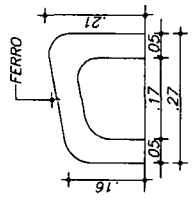


**02 VISTA LATERAL**  
ESCALA 1/10

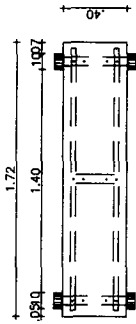


**01 ABDOMINAL 17**  
ESCALA 1/20

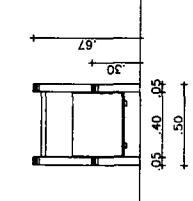


**03 VISTA FRONTAL**  
ESCALA 1/20

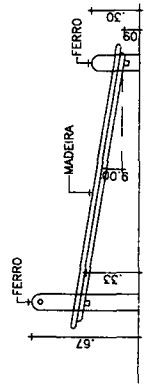

**02 VISTA LATERAL**  
ESCALA 1/20

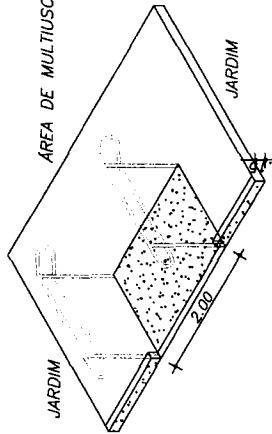

**03 RAMPA 01 - ISOMÉTRICO**  
ESCALA: 1/75

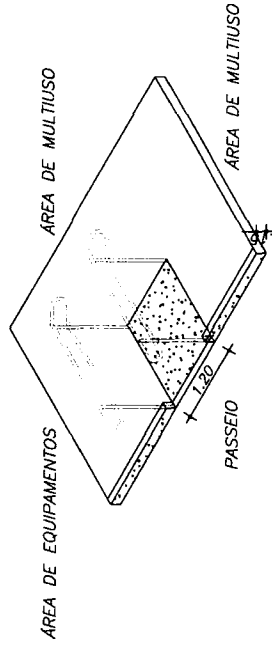


**04 RAMPA 02 - ISOMÉTRICO**  
ESCALA: 1/75




PREFEITURA MUNICIPAL DE ITAITINGA / CE	
OBJ: ACADEMIA DA SAÚDE - PÓLO NA MODALIDADE AMPLIADA	
CONT: 01. DETALHE PRANCHA PARA ABDOMINAL 02. DETALHE FLEXORES DE BRAÇOS 03. DETALHE RAMPA 01 04. DETALHE RAMPA 02	PREÇO: 05/06
ÁREA: 620,00m <sup>2</sup>	INDICADA: MAIO / 2013
	DESENHO: João Paulo


Engenheiro Civil RNP 0607877502  
CPF: 460.901.423-87

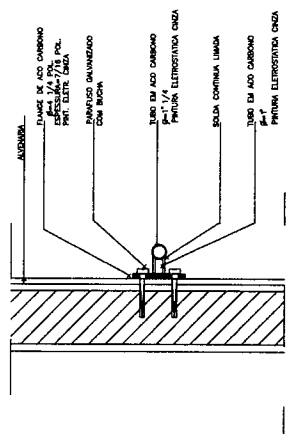


1 - BARRA APOIO DEF. FISICO-SEÇÃO LATERAL  
ESCALA - 1:10

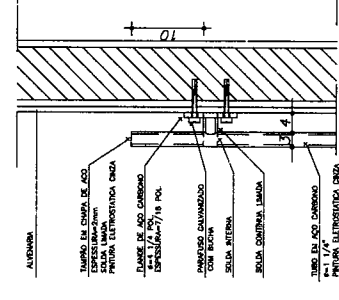


2 - BARRA APOIO DEF. FISICO-SEÇÃO SUPERIOR  
ESCALA - 1:10

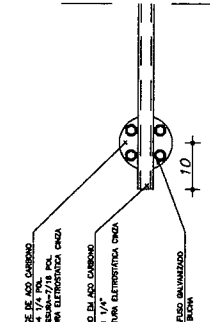


3 - BARRA APOIO DEF. FISICO - ELEVACÃO FRONTAL  
ESCALA - 1:10

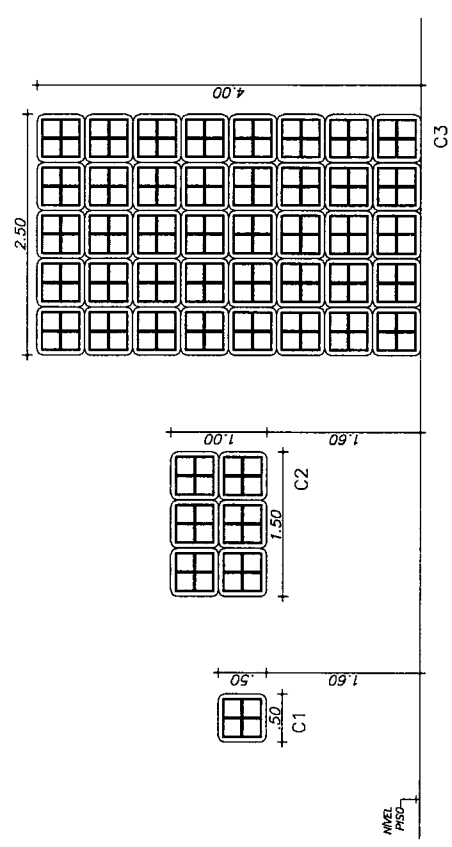


02  
esc.-J  
DETALHES COMBOSÓCS - CAIXILHO  
1/25

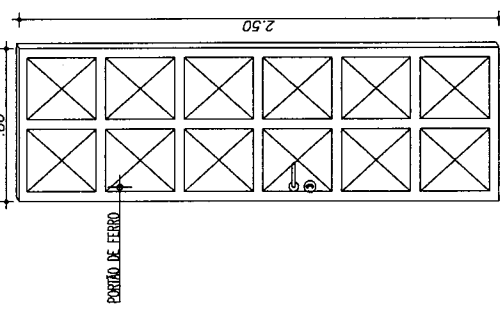

03  
esc.-J  
DETALHE PORTÃO DE FERRO - PF1  
1/25

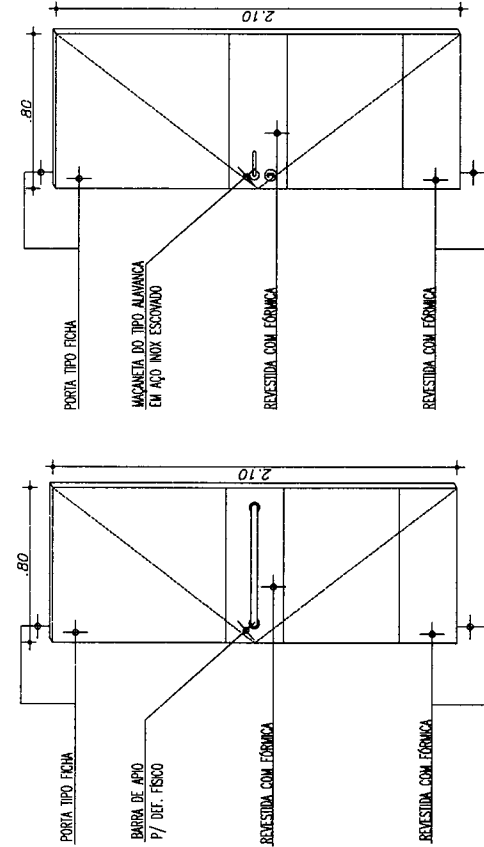

04  
esc.-J  
DET. PORTA FRENTE E VERSO P1 DOS WC'S  
1/25

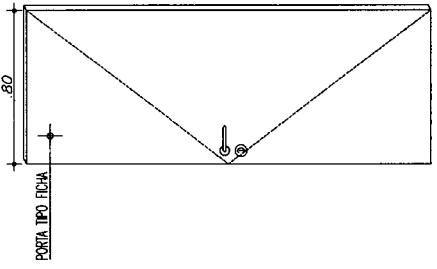


05  
esc.-J  
DETALHE PORTA P1  
1/25

PREFEITURA MUNICIPAL DE ITATINGA / CE	
ACADEMIA DA SAÚDE - PÓLO NA MODALIDADE AMPLIADA	
CONTÉUDO: 01. DETALHES	
ÁREA: 620,00m <sup>2</sup>	ESCALA: INDICADA
DATA: MAIO / 2013	PROJETA: João Paulo
PROJETO: 06/06	


Engenheiro Civil RNP 060787502  
 CPF: 460.901.423-87  
 Engenheiro Cavalcante de Oliveira



### DETALHE - HASTE DE TERRA

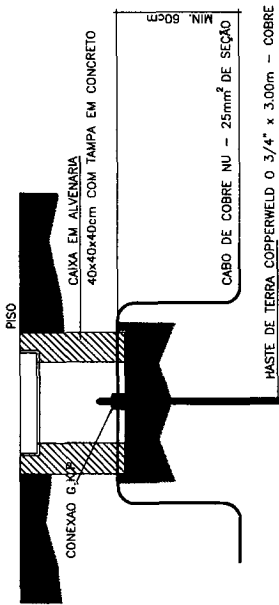

### DET. ATERRAMENTO DISTRIBUIDOR GERAL

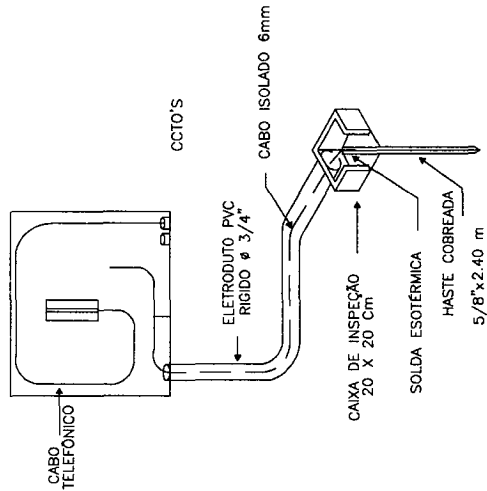


QUADRO DE CARGAS						
CCTO.	LUMINÁRIAS		P. JARDIM TOMADAS		POTENCIA ( A )	FIÇÃO ( mm² )
	INCA. 60 W	FLUORESCENTE 1x20W	V. SODIO UNIVERS. 70W	100W		
01	-	-	11	-	770W	10
02	03	05	03	-	520W	05
03	-	-	-	05	500W	05
04	R	E	S	E	R.	-
05	R	E	S	E	R.	-
06	R	E	S	E	R.	-
TOTAL GERAL					1.790W	20

### QUADRO DE CARGAS


ESCALA: SEM

REDE CONCESSIONÁRIA 220 / 380 V

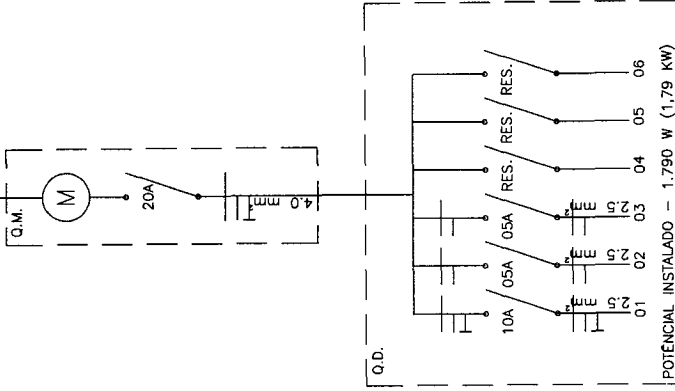

### DIAGRAMA UNIFILAR

ESCALA: SEM

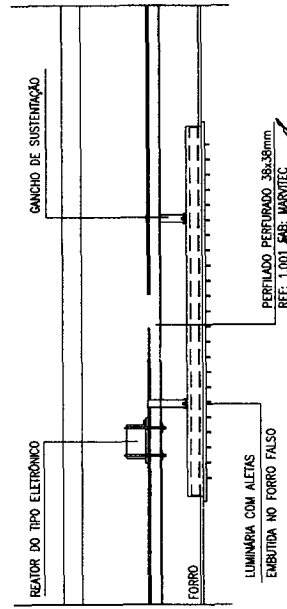

### DET. FIXAÇÃO DE LUM. FLUORESCENTE

Engenheiro Civil RNP 0607877502  
 CPF: 460.901.423-87



PREFEITURA MUNICIPAL DE ITAITINGA / CE	
OBJ: ACADEMIA DA SAÚDE - PÓLO NA MODALIDADE AMPLIADA	PROPOSTA: 02/02
CONTEÚDO: 01. QUADRO DE CARGAS 02. DIAGRAMA UNIFILAR 03. DETALHES	PROPOSTA: SEM
VALOR: 620,00m	INDICADA: ELÉTRICO
DATA: MAIO / 2013	ASSINADO: João Paulo




ALTURA DOS PONTOS HIDRÁULICOS  
 CD CAIXA DE DESCARGA 0,20m  
 LA LAVATÓRIO 0,60m

LEGENDA / INSTAL. HIDRÁULICAS:  
 INDICAÇÃO DO TUBO DE ÁGUA FRIA  
 COM RESPECTIVO DIÂMETRO


- PONTO DE ÁGUA FRIA Ø1/2
- - - TUBULAÇÃO SUBTERRÂNEA
- TUBULAÇÃO NA PAREDE

MT CAVALETE  
 → VAI A REDE  
 CONCESSIONÁRIA

VAI À CAIXA  
 D'ÁGUA

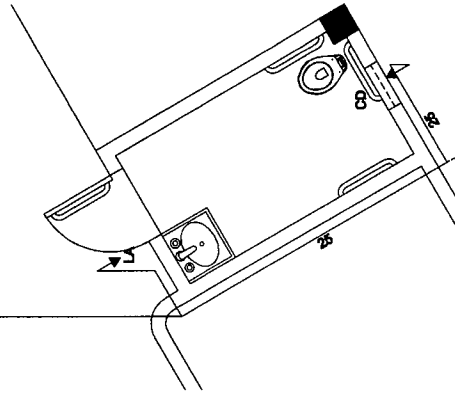

**02** ISOMÉTRICO - W.C. MASC. DEF.  
 ESCALA: 1/50

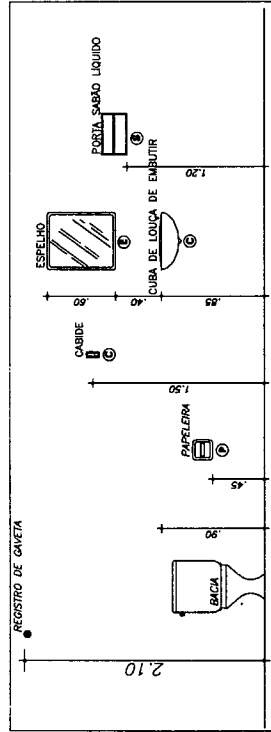

ALTURA PADRÃO  
 ESC.: SEM  
 Engenheiro Civil RNP 060787502  
 CPF: 460.901.423-87

**01** PLANTA BAIXA - HIDRÁULICA  
 ESCALA: 1/75



PREFEITURA MUNICIPAL DE ITATINGA / CE	
OBRA:	ACADEMIA DA SAÚDE - PÓLO NA MODALIDADE AMPLIADA
CONTEÚDO:	01. PLANTA BAIXA - HIDRÁULICA 02. ISOMÉTRICO - W.C. 03. GABARITO - ALTURA PADRÃO
PROJETO:	HIDRÁULICO MAIO / 2013
ÁREA:	620,00m <sup>2</sup>
ESCALA:	INDICADA
PROJETO:	HIDRÁULICO MAIO / 2013
DESENHO:	João Paulo

