


TÉRREO - INSTALAÇÕES HIDRÁULICAS  
ESCALA: 1/25

RELAÇÃO DE MATERIAIS DO HIDRÔMETRO

Nº	DESCRIÇÃO	MAT.	UN.	DN.
01	TOCO DE TUBO (L= 0,10m)	PVC	01	25
02	LUVA SOLDÁVEL E COM ROSCA	PVC	02	25x3/4"
03	REGISTRO DE ESFERA COM PORCA E PARAFUSO PARA CORTE 1. CORPO COM FURO PARA PASSAGEM DE FIO PARA LACRE. 2. ACIONAMENTO POR CABEÇA BORBOLETA COM PARAFUSO TRIFENDADO PARA SISTEMA DE CORTE IN LOCO. 3. ROSCA DA PORCA SEXTAVADA, LIVRE, COM INSERTO METÁLICO, GUARNIÇÃO DE BORRACHA NITRICA. 4. NA OUTRA EXTREMIDADE PONTA ROSCA.	PVC	01	3/4"
04	HIDRÔMETRO COM TAMPA PROTETORA, REL. 45" COM CLASSE METROLÓGICA TIPO B, COM PRESSÃO MÁXIMA TRABALHO DE 10 BAR E TEMPERATURA MÁXIMA 40°C	LATAO	01	3/4"
05	REGISTRO COM PORCA GIRATÓRIA 1. CORPO COM FURO PARA PASSAGEM DE FIO PARA LACRE. 2. ROSCA DA PORCA SEXTAVADA, LIVRE, COM INSERTO METÁLICO, GUARNIÇÃO DE BORRACHA NITRICA. 3. NA OUTRA EXTREMIDADE PONTA ROSCA.	PVC	01	3/4"
06	TOCO DE TUBO (L= 0,20m)	PVC	01	25

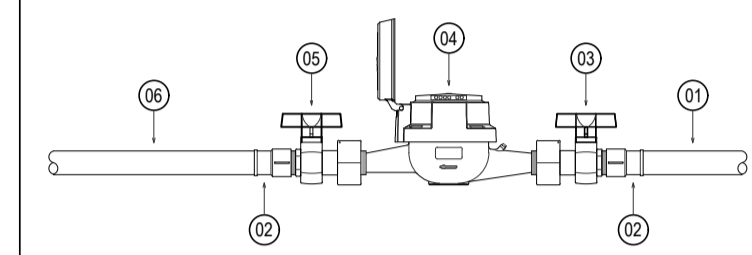

LEGENDA DAS INDICAÇÕES

-> LV	LAVATÓRIO COM JOELHO DE 90° - 25 mm - 1/2"
-> PIA	PIA DE COZINHA COM JOELHO DE 90° - 25 mm - 3/4"
-> VS	VASO SANITÁRIO COM CAIXA ACOPLADA - 3/4"
RG	REGISTRO DE GAVETA COM CANOPLA CROMADA EM PVC SOLDÁVEL - 3/4"

LEGENDA

	CAIXA PARA HIDRÔMETRO INDIVIDUAL (1,5 mth - 3/4")
	INDICAÇÃO DA BITOLA DO TUBO
	INDICAÇÃO DO SENTIDO DE FLUXO DO TUBO
	TUBO PVC PELO TETO OU PAREDE
	TUBO PVC PELO PISO
	JOELHO DE 90°
	TÉ
	COLUNA DE ALIMENTAÇÃO DE ÁGUA FRIA
	COLUNA DO EXTRAVASOR DE ÁGUA FRIA
	COLUNA DE ÁGUA FRIA
	INDICAÇÃO DE COLUNA QUE SOBE

OBSERVAÇÕES DAS INSTALAÇÕES HIDRÁULICAS

- AS TUBULAÇÕES DE ÁGUA FRIA DEVERÃO SER INSTALADAS NO PISO, SENDO FIXADAS NO NÍVEL, MAIS BAIXO QUE AS INSTALAÇÕES ELÉTRICAS.
- NAS TUBULAÇÕES DE ÁGUA FRIA FIXADAS NO TETO QUE SAEM DA CAIXA D'ÁGUA VAI AOS PONTOS HIDRÁULICOS, SÃO UTILIZADAS CURVAS DE 90° E 45°, JÁ NA TUBULAÇÕES EMBUTIDAS NAS PAREDES E FIXADAS NO TETO SÃO UTILIZADOS JOELHOS DE 90° E 45°, CONFORME DEMONSTRADO EM PLANTA BAIXA E DETALHE ISOMÉTRICO.
- RAMAIS E COLUNA EM PVC SOLDÁVEL.
- COLUNA DE ÁGUA FRIA (AF).

ASSINATURAS E APROVAÇÃO

PROJETISTA:	PROPRIETÁRIO:
GESSICA DA SILVA MATIAS ARQUITETA E URBANISTA - CAU/CE: 1902753	
APROVAÇÃO:	

**GEO PAC** AVENIDA PADRE ANTONIO TOMAS, N° 2403, SALA 501  
BARRIO ALZODITA - FORTALEZA  
FONE: 85 3243 3171 EMAIL: GEO.PAC@GEO.PAC.COM.BR

PROPRIETÁRIO:  
PREFEITURA MUNICIPAL DE ITAITINGA

OBRA:  
CONSTRUÇÃO DO CONSELHO TUTELAR EM ITAITINGA/CE

PROJETO:  
CONSTRUÇÃO DO CONSELHO TUTELAR

CONTEUDO:  
INSTALAÇÕES HIDROSSANITÁRIAS

IDENTIFICAÇÃO DOS DESENHOS:  
INSTALAÇÕES HIDRÁULICAS